


EN.A.I.P.
PALAZZINA UFFICI - ENAIP

PIANTA PIANO TERRA

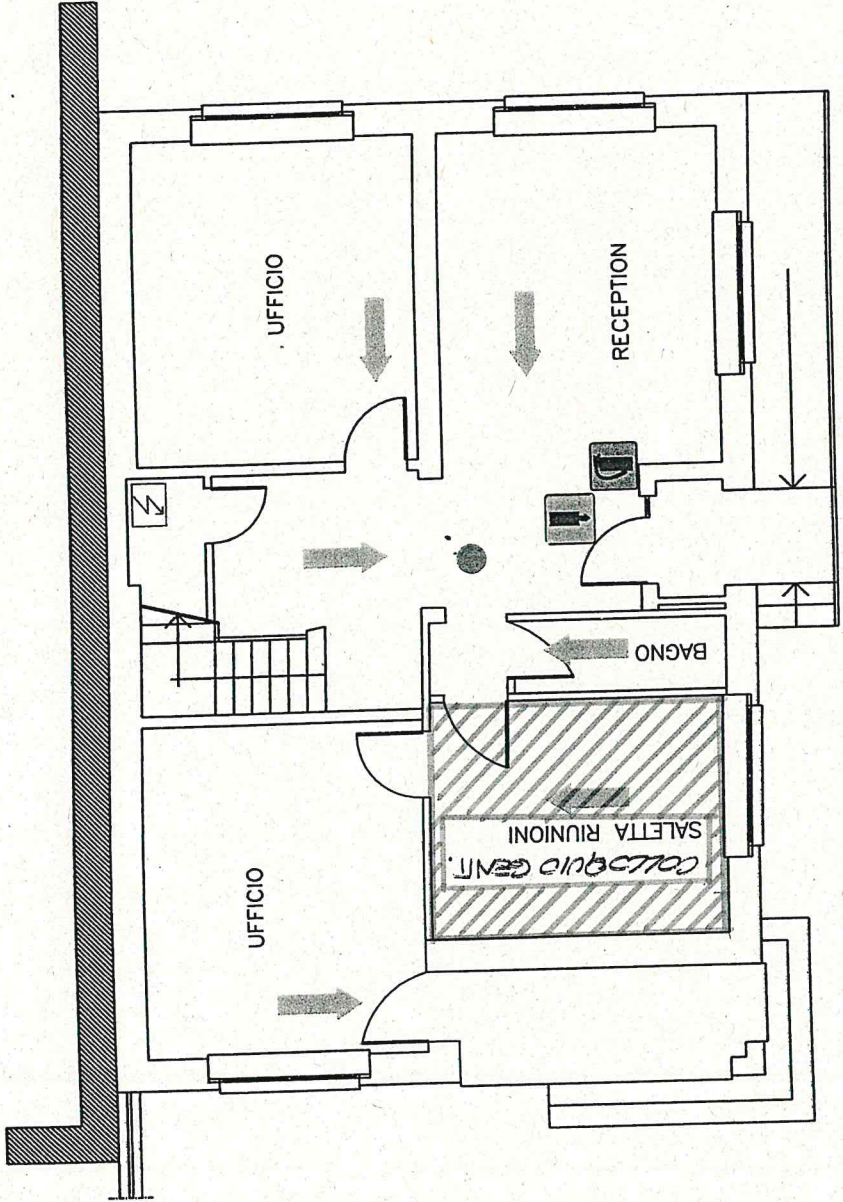

PUNTO DI RACCOLTA

| | | | |
|---|--|--|-----------|
| EN.A.I.P. Centro Formazione Professionale Via Gramsci n. 22 - 43100 Parma | | L. TECNICO Balzano Geom. Elena Via R. Berilla n. 24 43100 Parma | DATA 1 |
| ANNE PARMA | SCALA 1:100 | AGG. ENAIP | DATA |
| ANNO DI EMERGENZA | DISCIPLINARE : REG. N° 01/2002 DIS. N. 0001 | OLO anta Piano Terra Uffici | |


| LEGENDA | |
|---------|---------------------------------|
| | USCITA DI EMERGENZA |
| | PERCORSO DI FUGA DRIZZIAZIONALE |
| | PERCORSO DI FUGA |
| | ESTINTORE |
| | QUADRO ELETTRICO |
| | ID SONO QUI |
| | PUNTO DI RACCOLTA |




| | |
|--|------------------------------------|
| ENA.I.P. Centro Formazione Professionale Via Gramsci n. 22 - 43100 Parma | |
| Prov. Parma Comune Parma Via Gramsci, 22 43100 Parma | Data 1/2008 Fog. 2 Tot. 2 |
| PIANO DI EMERGENZA | |
| Piano Piano Terra | |
| <small>Il presente piano di emergenza è stato elaborato in conformità con le norme vigenti in materia di sicurezza e di protezione civile, e con le norme tecniche di attuazione delle stesse.</small> | |

SICGLIATOIO FEMMINE

PIANTA PIANO TERRA

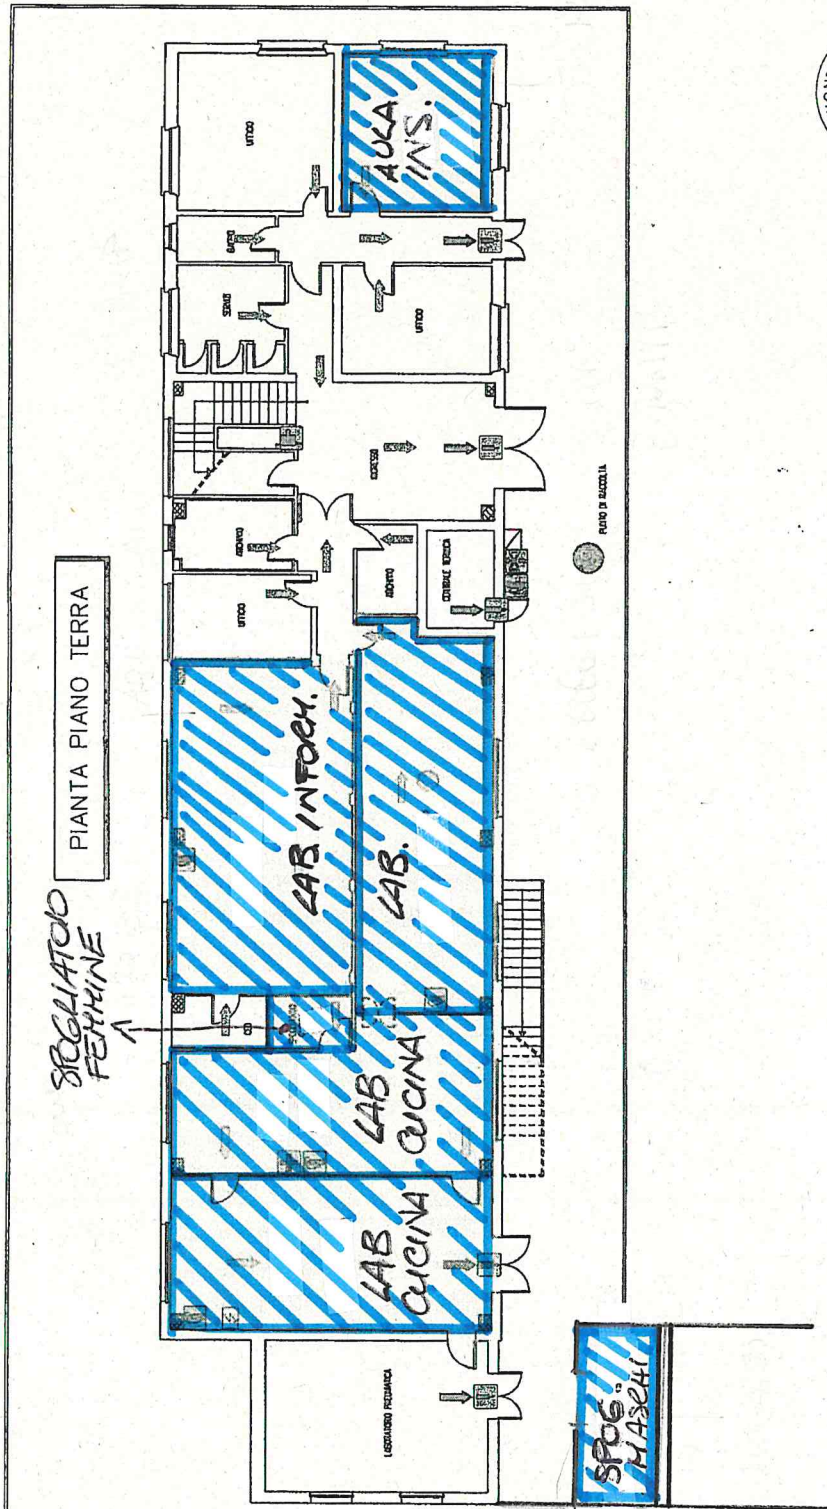

| LEGENDA | |
|---------|------------------------------|
| | USCITA DI EMERGENZA |
| | PERCORSO DI FUGA ORIZZONTALE |
| | PERCORSO DI FUGA |
| | ESTINTORE |
| | IDRANTE |
| | QUADRO ELETTRICI |
| | CASSETTA PRONTO SOCCORSO |
| | ID SONO QUI |
| | PUNTO DI RACCOLTA |

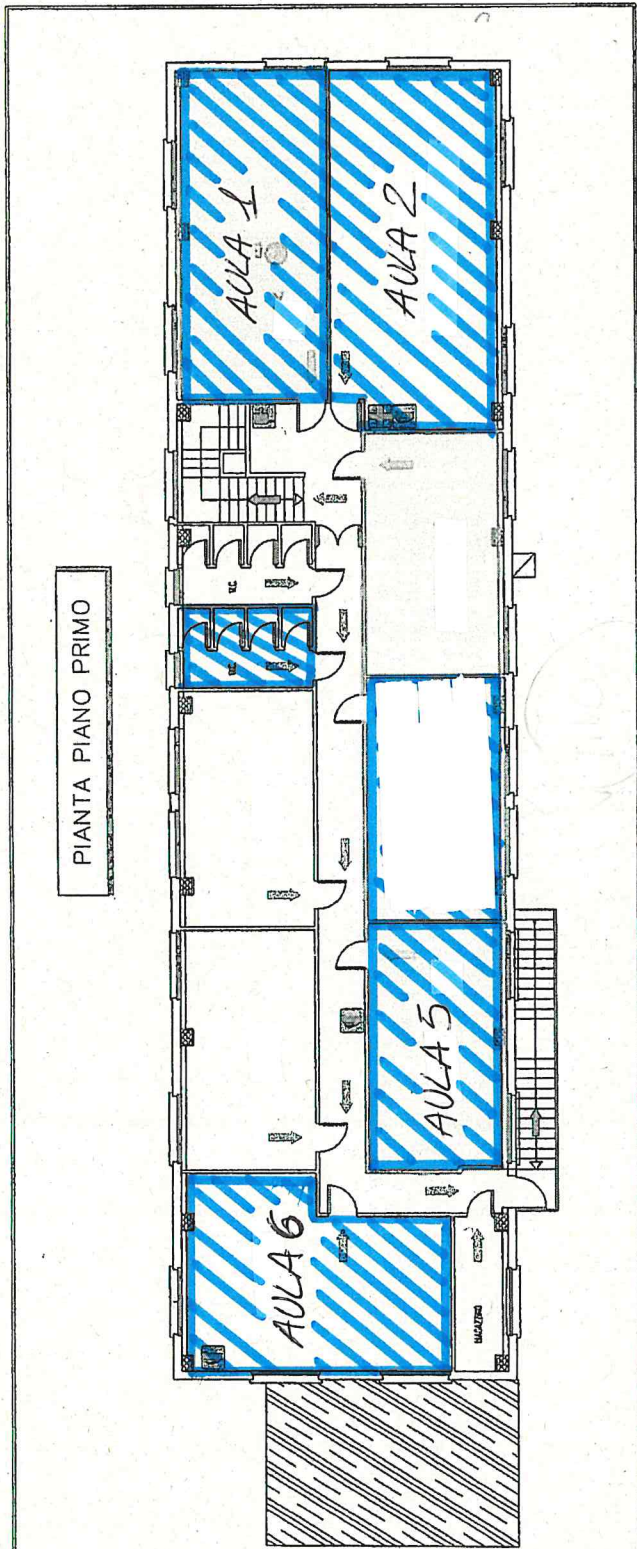

PIANTA PIANO PRIMO

| | |
|--|---------------------------|
| EN.A.I.P. Centro Formazione Professionale Via Grottafatti n. 250 - 41012 PARMA (PR) | |
| Comune: Parma Indirizzo: Via Grottafatti n. 250 CAP: 41012 Parma | Foglio: 3 Scala: 1:500 |
| PIANO DI EMERGENZA | |
| Piano: Piano Primo | |

| LEGENDA | |
|---------|---------------------------------|
| | PERCORSO DI FUGA VERSO IL BASSO |
| | PERCORSO DI FUGA |
| | ESTINTORE |
| | IDRANTE |
| | CASSETTA PRONTI SOCCORSO |
| | IO SONO QUI |